
 


PLANTA BAIXA - ESTACIONAMENTO / GUARITA
ESCALA: 1/75

- SIMBOLOGIA**
- ☒ Caixa de passagem (dimensões em planta)
 - Eletroduto de PVC, rígido, no piso (h=−.40m)

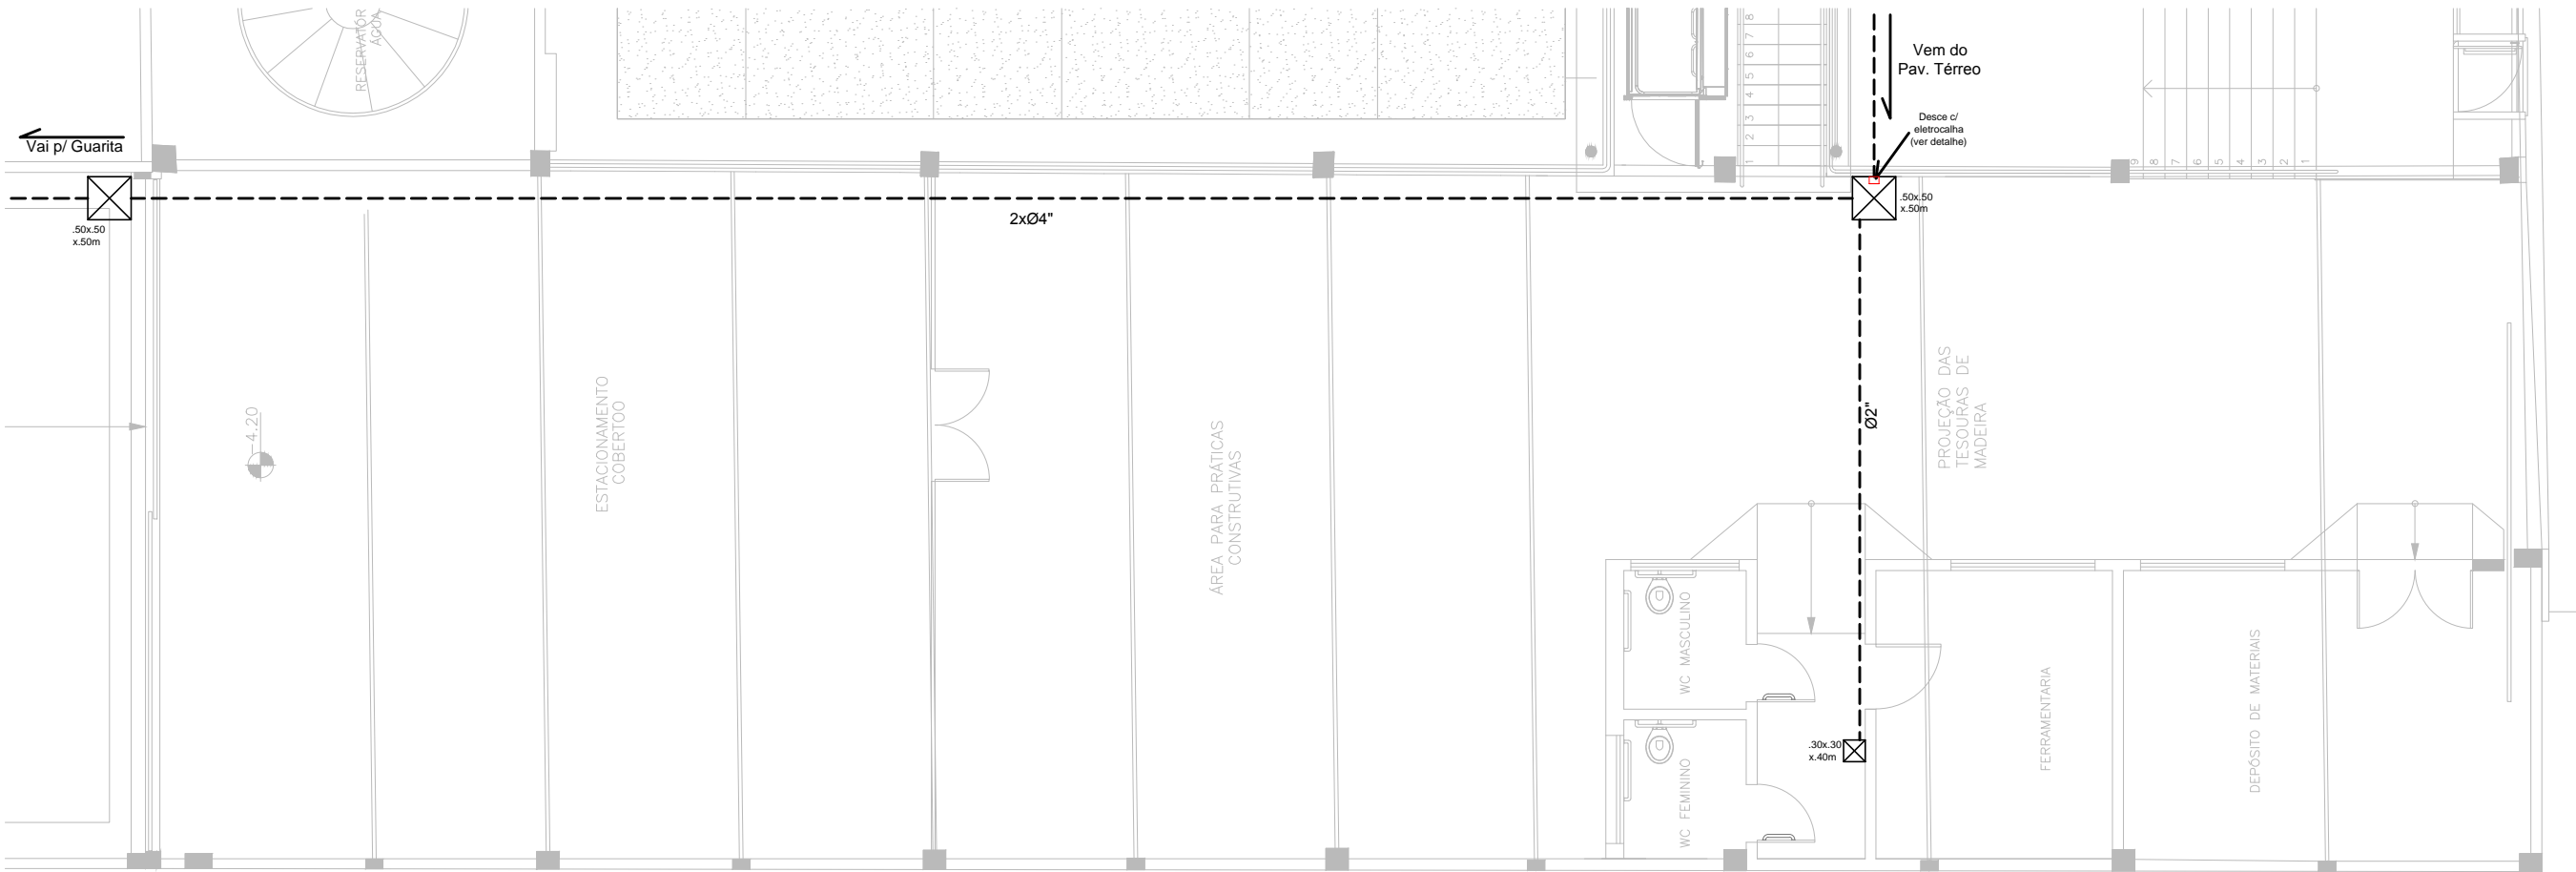

PLANTA BAIXA - PAV. PRÁTICAS
ESCALA: 1/75



INSTITUTO FEDERAL
Sul-rio-grandense



DPO - DIRETORIA DE PROJETOS E OBRAS
Rua Gonçalves Chaves, 3218 - CEP 96015-560 - PELOTAS/RS
Fones: (53) 3026.7241 / 3026.7242
dpo@ifsul.edu.br / dpo_cprou@ifsul.edu.br / dpo_cfisc@ifsul.edu.br

RESPONSÁVEL TÉCNICO PROJETO	RESPONSÁVEL TÉCNICO EXECUÇÃO	PROPRIETÁRIO
CÂMPUS SANTANA DO LIVRAMENTO		
AVENIDA PAUL HARRIS, N° 410, BAIRRO CENTRO, SANTANA DO LIVRAMENTO/RS		
PROJETO LÓGICA E TELEFÔNICA		ÁREA DA OBRA 4.612,45 m²
PAV. PRÁTICAS / ESTACIONAMENTO / GUARITA		VISTO
DESENHO Eng. RICARDO		OBRA CSA 002/2015
DATA NOVEMBRO/2015	ESCALA INDICADA	PRANCHA PLT 03/03