
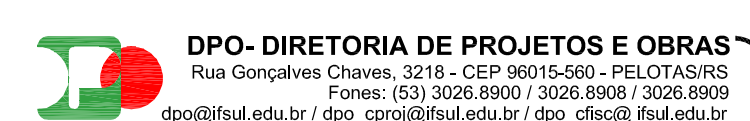


PLANTA BAIXA 1º PAV. antigo SUBSOLO
ESCALA: 1/75

PLANTA BAIXA 3º PAV. antigo 2º PAV.
ESCALA: 1/75

**INSTITUTO FEDERAL**
Sul-rio-grandense

**DPO - DIRETORIA DE PROJETOS E OBRAS**
Rua Gonçalves Chaves, 3215 - CEP 96015-900 - PELOTAS/RS
Fones: (51) 3026.8900 / 3026.8901 / 3026.8902
dpo@ifrsul.edu.br / dpo_cpro@ifrsul.edu.br / dpo_cifsc@ifrsul.edu.br

RESPONSÁVEL TÉCNICO PROJETO	RESPONSÁVEL TÉCNICO EXECUÇÃO	PROPRIETÁRIO
CÂMPUS SANTANA DO LIVRAMENTO AVENIDA PAUL HARRIS, Nº 410, BAIRRO CENTRO, SANTANA DO LIVRAMENTO/RS		
PROJETO HIDROSSANITÁRIO		ÁREA DA OBRA 4.612,45 m²
BARRILETE		OBRA CSA 002/2015
DESENHO GERSON / CESAR	DATA JUNHO/2015	ESCALA 1/75
		PRANCHA PHS 02/010